


鳩山第2中継ポンプ場

全体配置図

縮尺 1:100

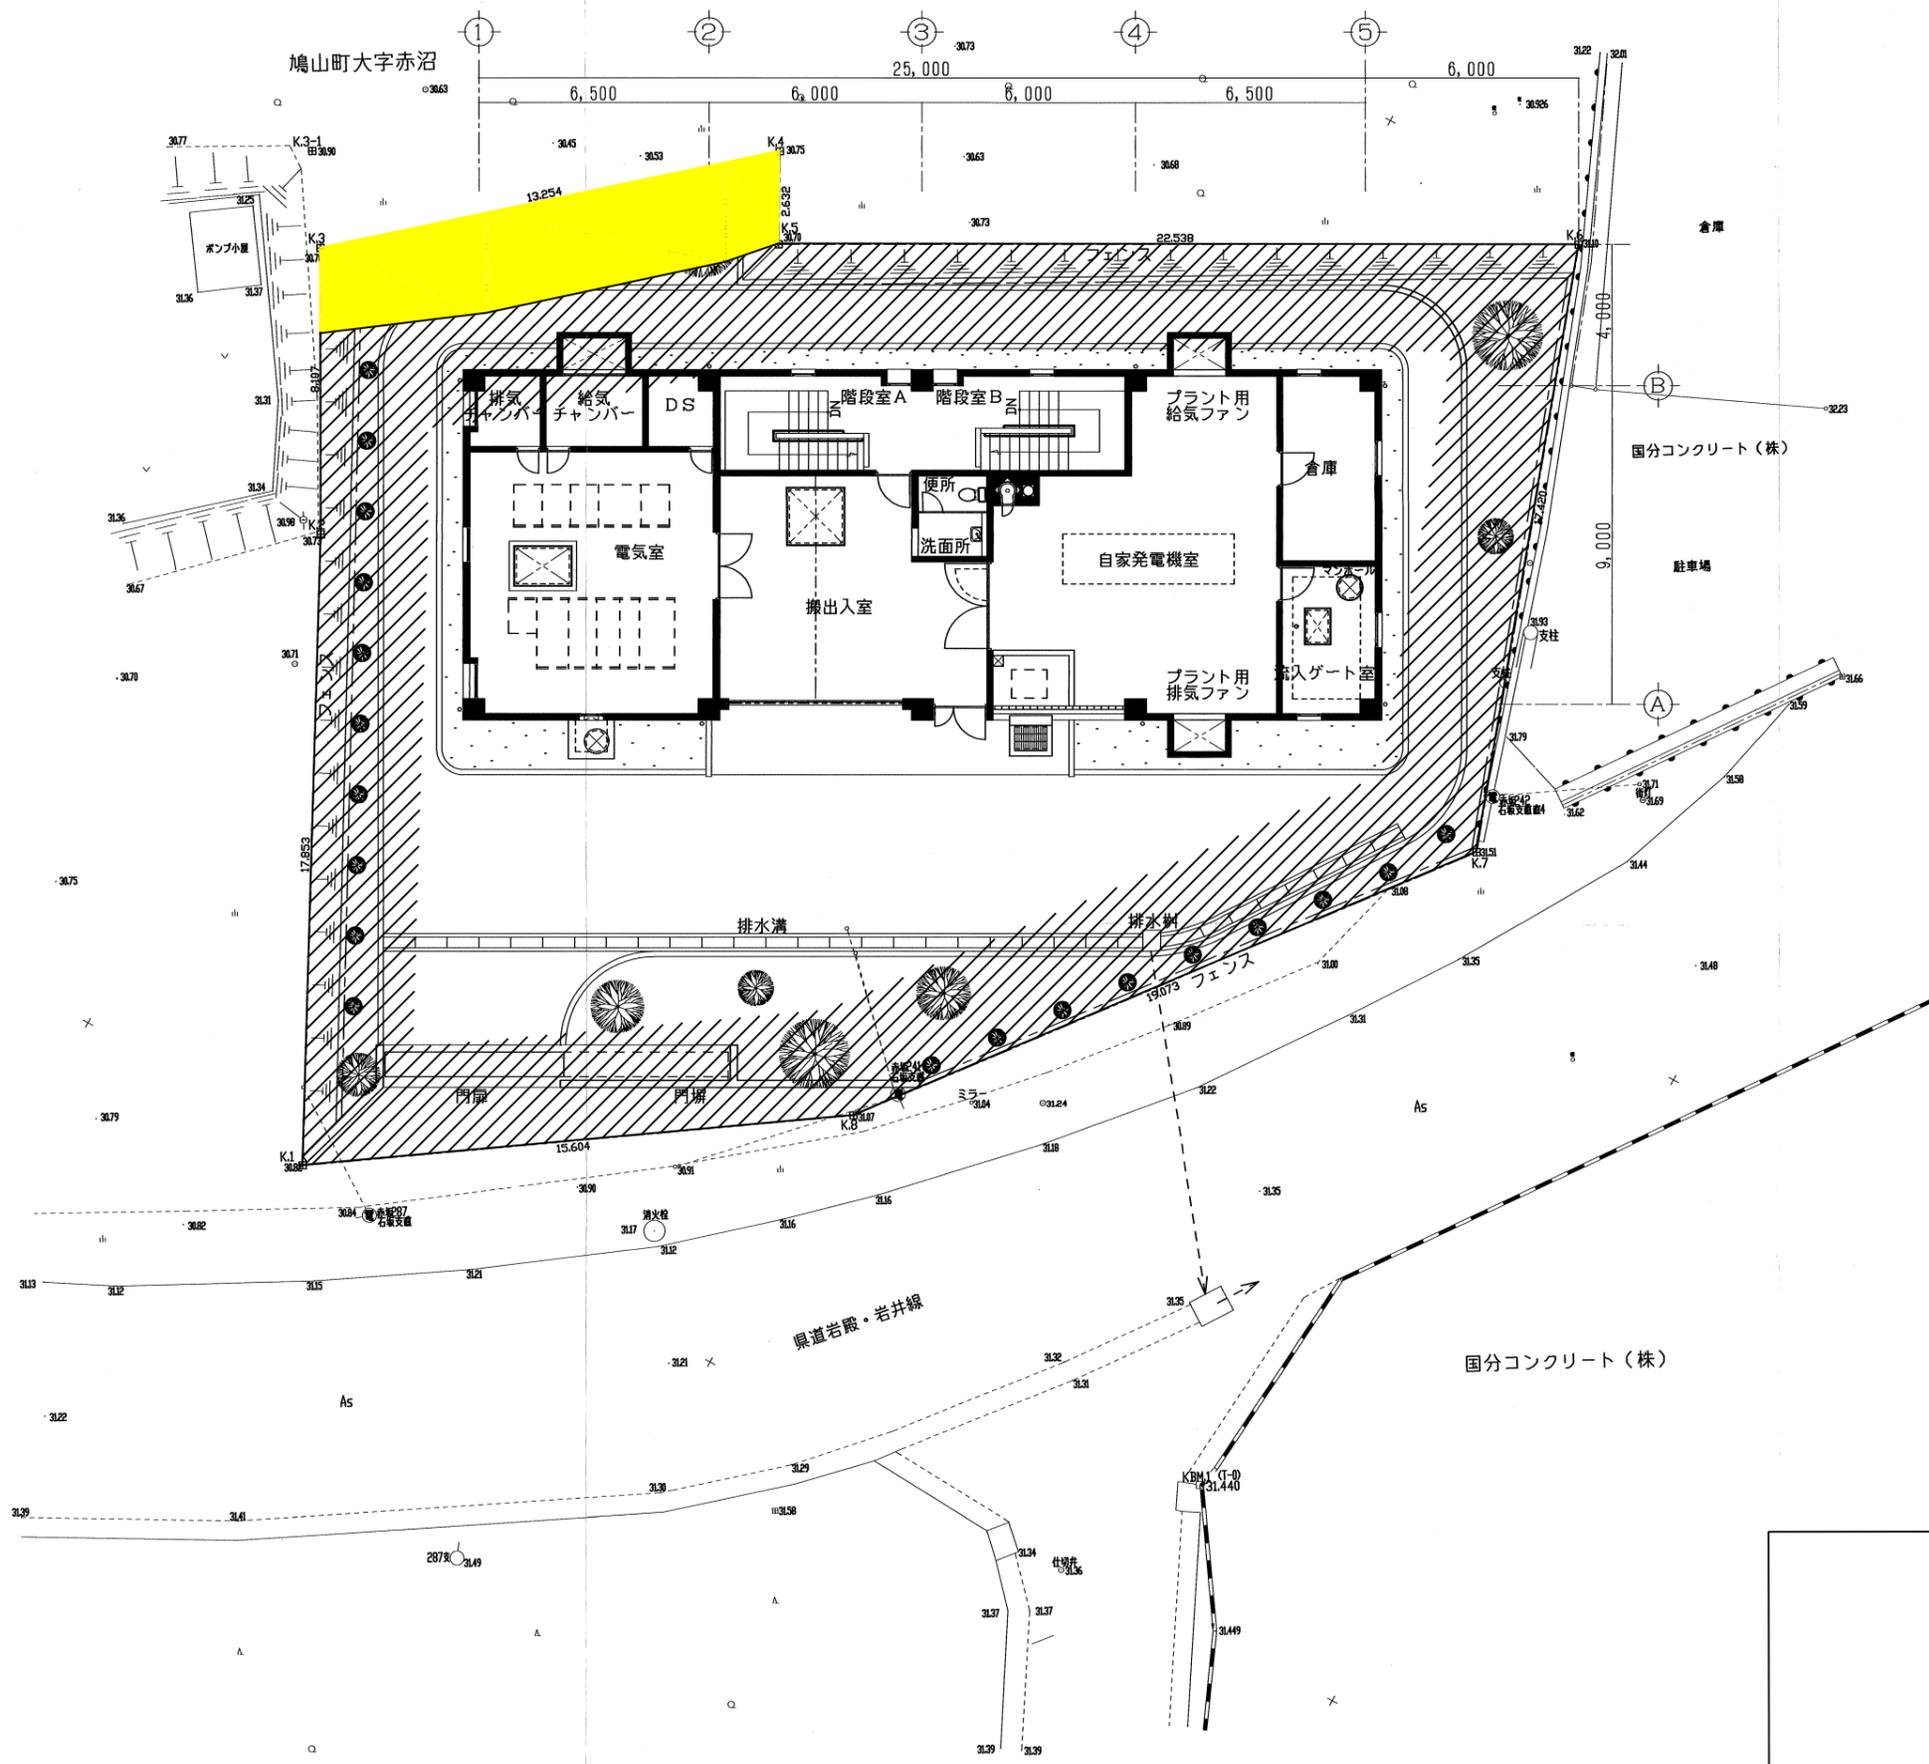

凡 例	
	既 計 画
	追 加
	削 除

事業名	毛呂山・越生・鳩山公共下水道事業計画 (変更認可)	
図面名	鳩山第2中継場平面図	図番 1 1 縮尺 1:100
毛呂山・越生・鳩山公共下水道組合		